
 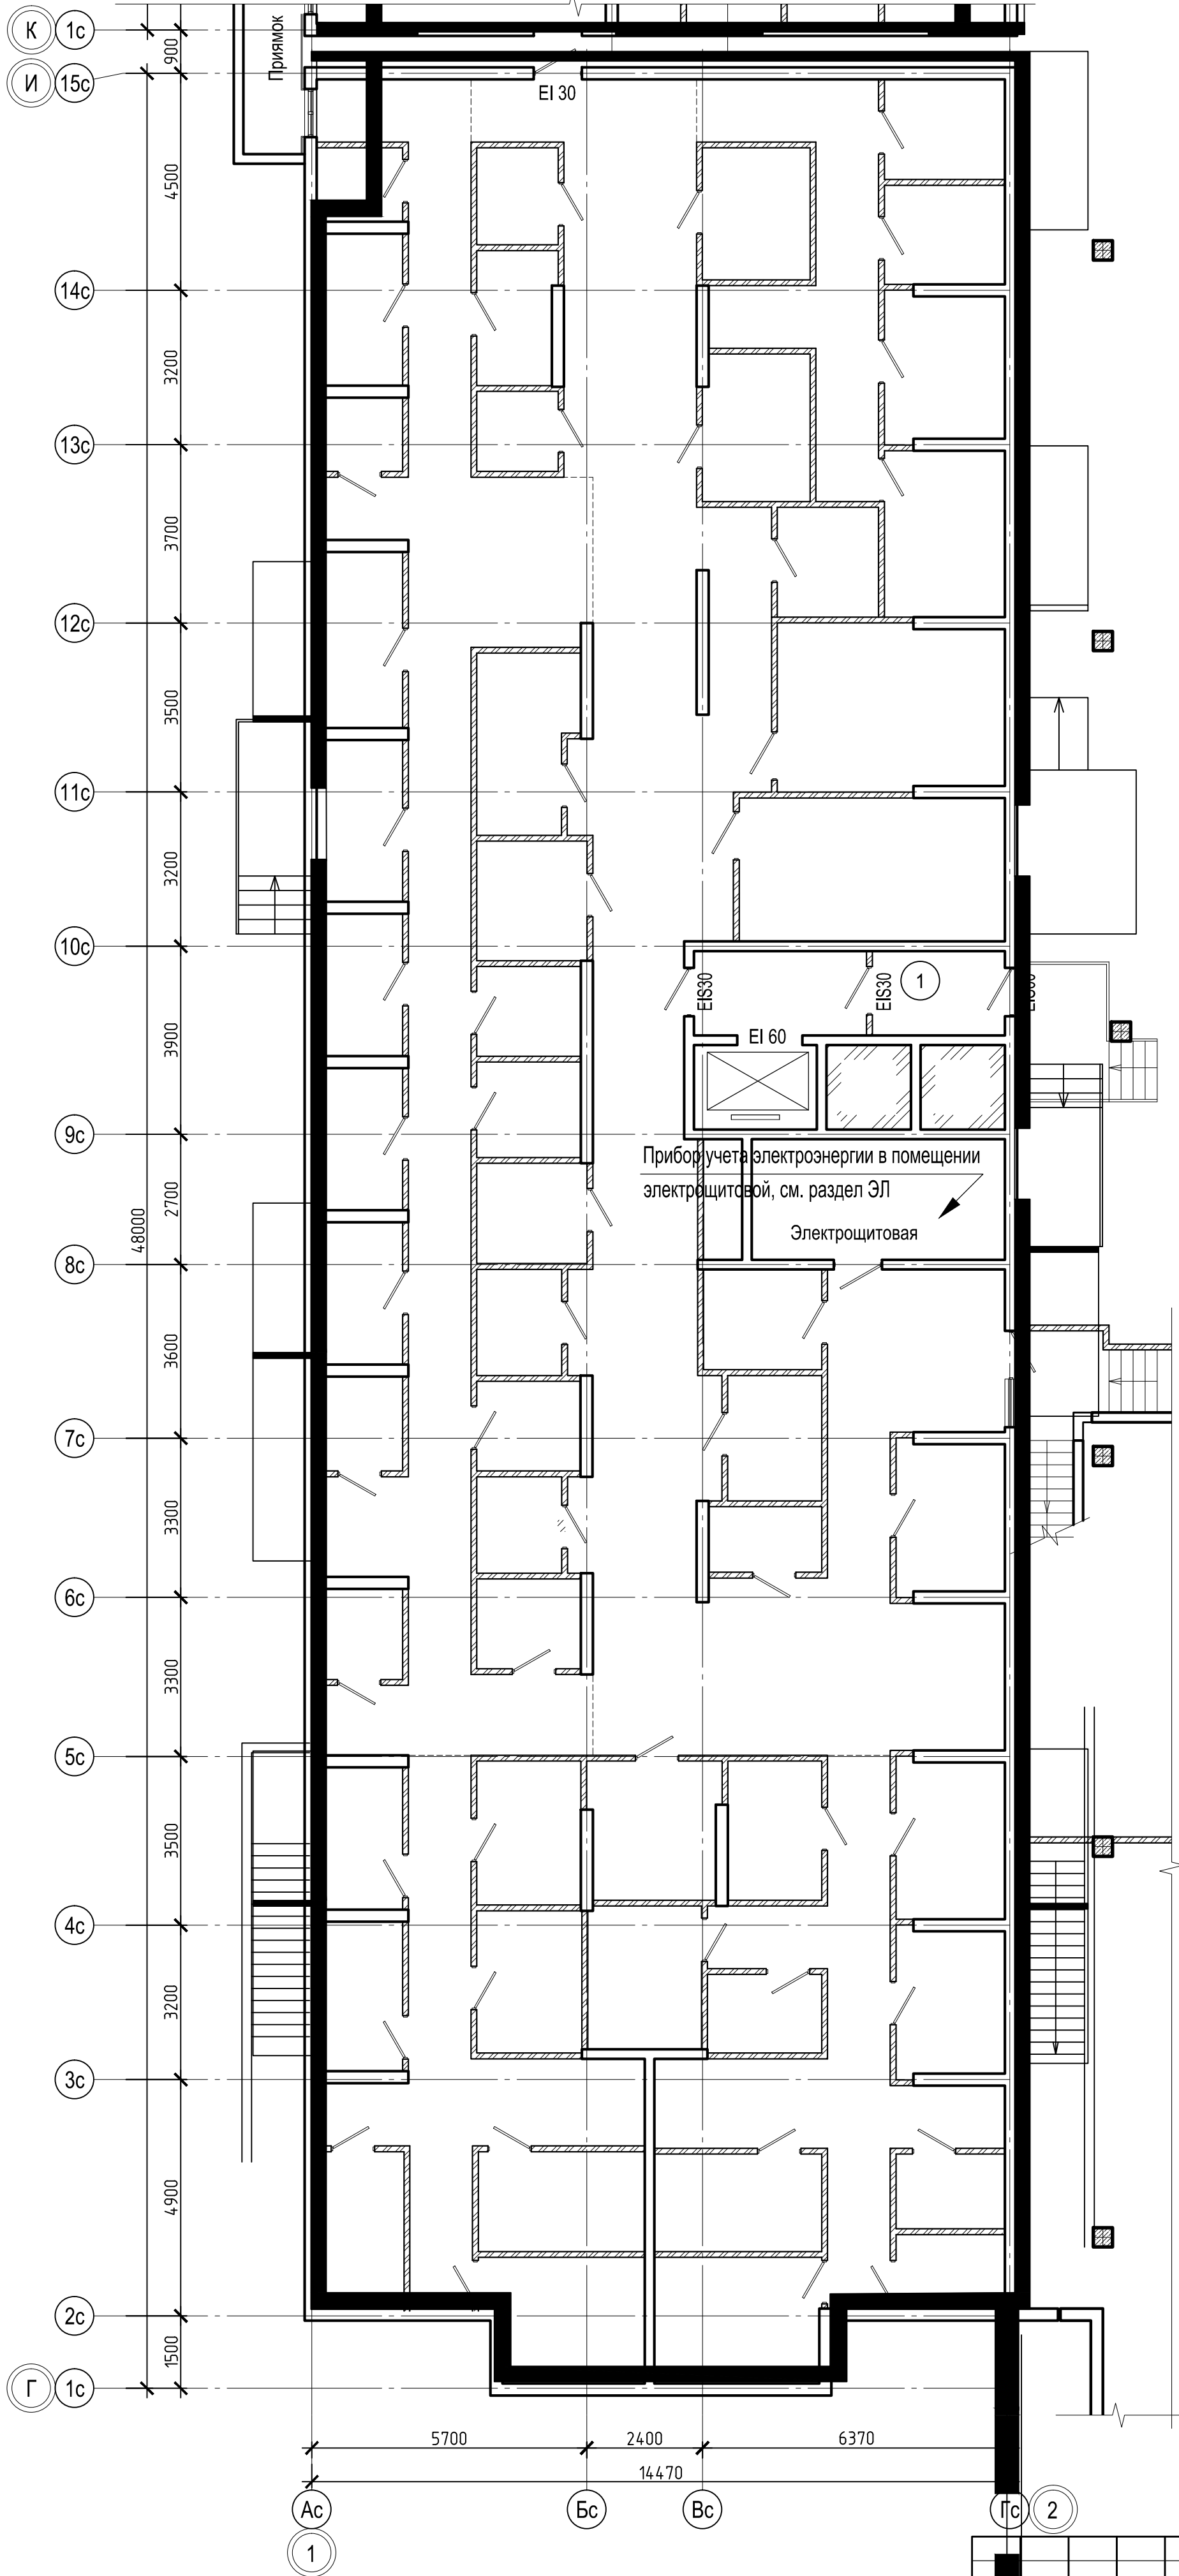




|            |          |          |        |                                                                                       |       |                                                                                 |                  |      |        |
|------------|----------|----------|--------|---------------------------------------------------------------------------------------|-------|---------------------------------------------------------------------------------|------------------|------|--------|
|            |          |          |        |                                                                                       |       | Ж/1-17-ЭФ                                                                       |                  |      |        |
|            |          |          |        |                                                                                       |       | «Жилой комплекс по ул. Жмайлова 19а в г. Ростов-на-Дону»                        |                  |      |        |
| Изм.       | Коп. уч. | Лист     | № док. | Подп.                                                                                 | Дата  | Блок-секция 1                                                                   | Стадия           | Лист | Листов |
|            |          |          |        |                                                                                       | 08.17 |                                                                                 |                  |      |        |
| Разраб.    |          | Михалева |        |                                                                                       | 08.17 |                                                                                 | П                | 1    | 5      |
| Н.контроль |          | Зурадзе  |        |  | 08.17 |                                                                                 |                  |      |        |
|            |          |          |        |                                                                                       |       | Схема расположения в здании приборов учета используемых энергетических ресурсов | ИП Логвинов А.В. |      |        |
| ГИП        |          | Морозов  |        |  | 07.17 |                                                                                 |                  |      |        |